
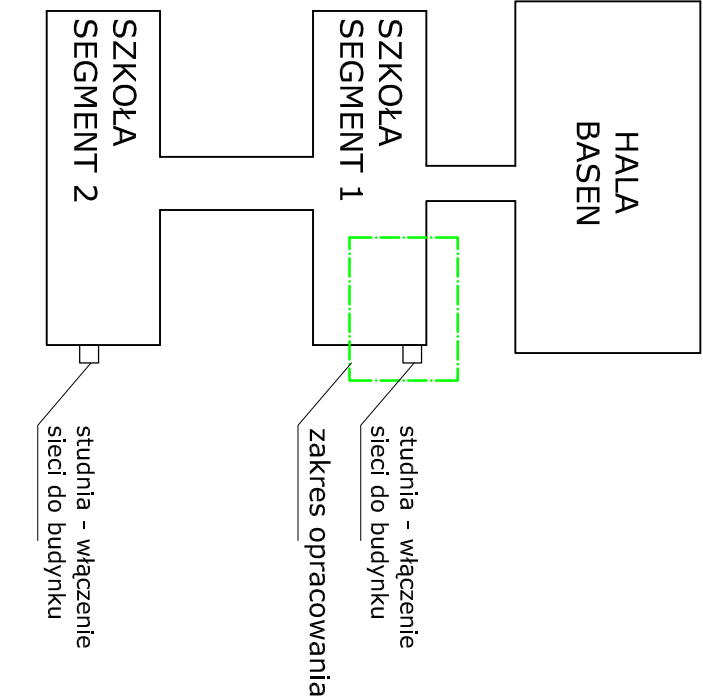


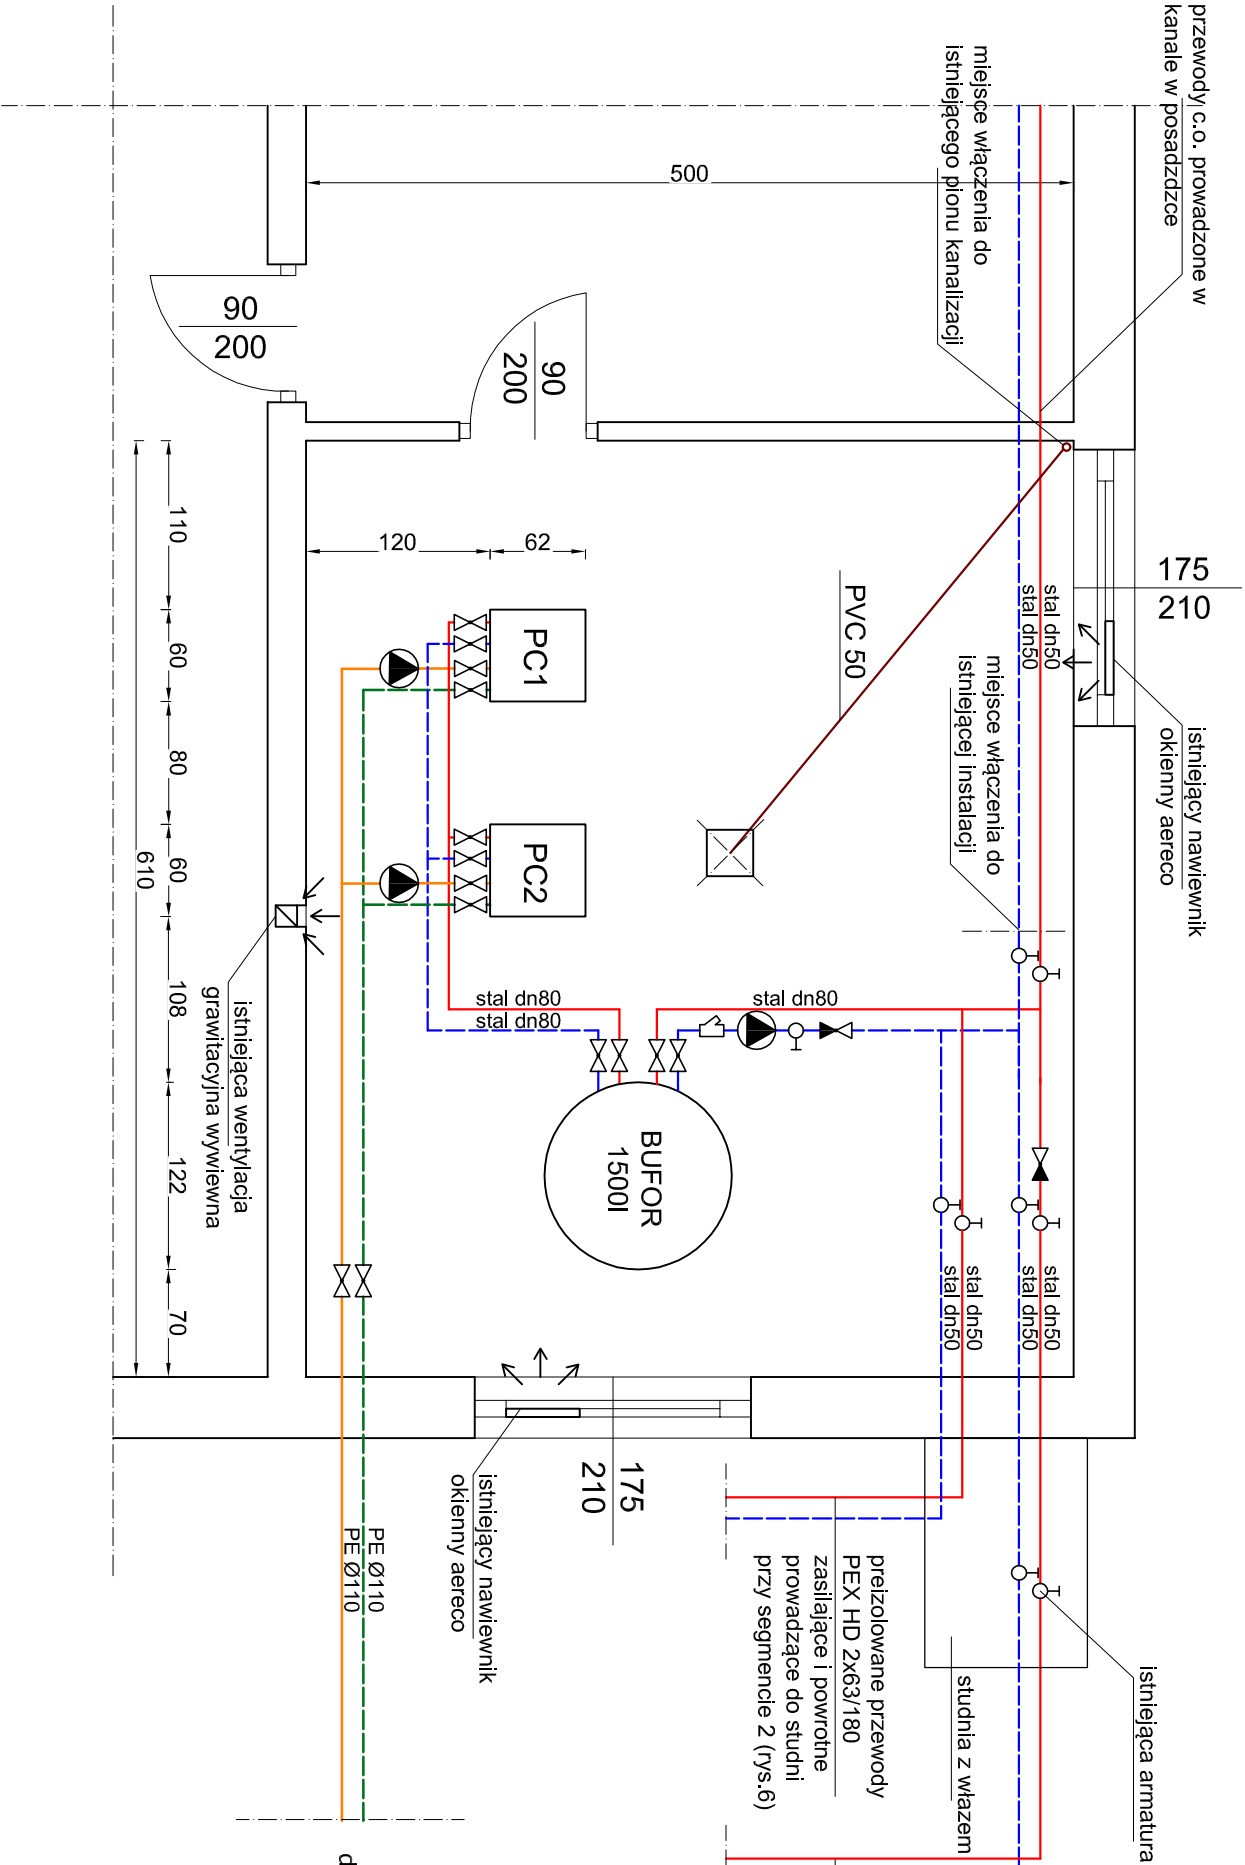

LEGENDA

- Obieg solanki - zasilanie
- Obieg solanki - powrót
- Obieg wodny pomp ciepła - zasilanie
- Obieg wodny pomp ciepła - powrót
- Kanalizacja

UWAGI:

- Wykonać wpust podłogowy i połączyć go z istniejącym pionem kanalizacji sanitarnej
- W pomieszczeniu istnieje sprawna wentylacja grawitacyjna
- Przejęcia przewodów przez ściany wykonać w tulejach ochronnych
- Roboty remontowo-budowlane opisane zostały w wytycznych budowlanych i kosztorysie budowlanym

K&K KAPICA KARIPIAK TECHNIKA GRZEWICZA I SANITARNA 44-200 RYBNIK UL. SZKOŁNA 46, TEL. 32 4237177, 32 4229376 FAX. 32 4229377, EMAIL: KAPICAKARIPIAK@NEOSTRADA.PL	
Temat	PRZEBUDOWA KOTŁOWNI I MONTAŻ POMP CIEPŁA W ZESPOLE SZKÓŁ W TUŁOWICACH
Treść opracowania	RZUT POMIESZCZENIA POMP CIEPŁA W SZKOLE (P2) - INSTALACJA ZASILAJĄCA C.O.
Inwestor	ZESPÓŁ SZKÓŁ W TUŁOWICACH, UL. ZAMKOWA 15
Obiekt	ZESPÓŁ SZKÓŁ, UL. ZAMKOWA 15, 49-130 TUŁOWICE
Projektował	mgr inż. Katarzyna Borowicz mgr inż. Wiesław Kapica mgr inż. Wojciech Brewczyński, nr upr. 1786/94
Sprawdził	inż. Marcin Łuczak, nr upr. SLK/1999/PWOS/07
Data 07.2012	
Skala 1:50	
Nr rys. 5	